


	序号 No.	说明书或图纸名称 Spec. or Dwg. Name	图 号 Dwg. No.	图 纸 格 An xPages	新旧 分别 Kind	折 合 Equal A1	附 注 Remark	
	1	目录	DS-ML	A3				
	2	电气设计说明	DS-01	A2				
	3	七~十层门禁平面图	DS-02	A2				
	4	九层照明平面图	DS-03	A2				
	5	十层照明平面图	DS-04	A2				
	6	九层插座平面图	DS-05	A2				
	7	十层插座平面图	DS-06	A2				
	8							
	9							
	10							
	11							
	12							
	13							
* 本图纸的版权,属广西规亿工程技术集团有限公司 所有,不得用于本工程以外范围. * 本图纸需手签字全方可用于施工.	14							
	15							
	16							
	17							
	18							
	19							
	20							
	21							
翻 译 Translation	项目负责人 Item.Prin	张 立	张立	工程号 Pjt .No.	WZGY2025009		专 业 Dept.	电气
	专业负责人 Chief	吕检荣	吕检荣	工程名称 Project	实验室第二期电路设施改造项目		图 号 Dwg.No.	DS-ML
	审 定 Approved	张 立	张立	子项名称 Sub Item	图纸名称 目录		阶 段 Stage	施工图
审 核 Examined	吕检荣	吕检荣	比 例 Scale	1:100				
校 对 Checked	梁敏容	梁敏容	日 期 Date	2025. 03				
译 校 T. Ch.	设 计 Designed	覃宗文	覃宗文	广西规亿工程技术集团有限公司				

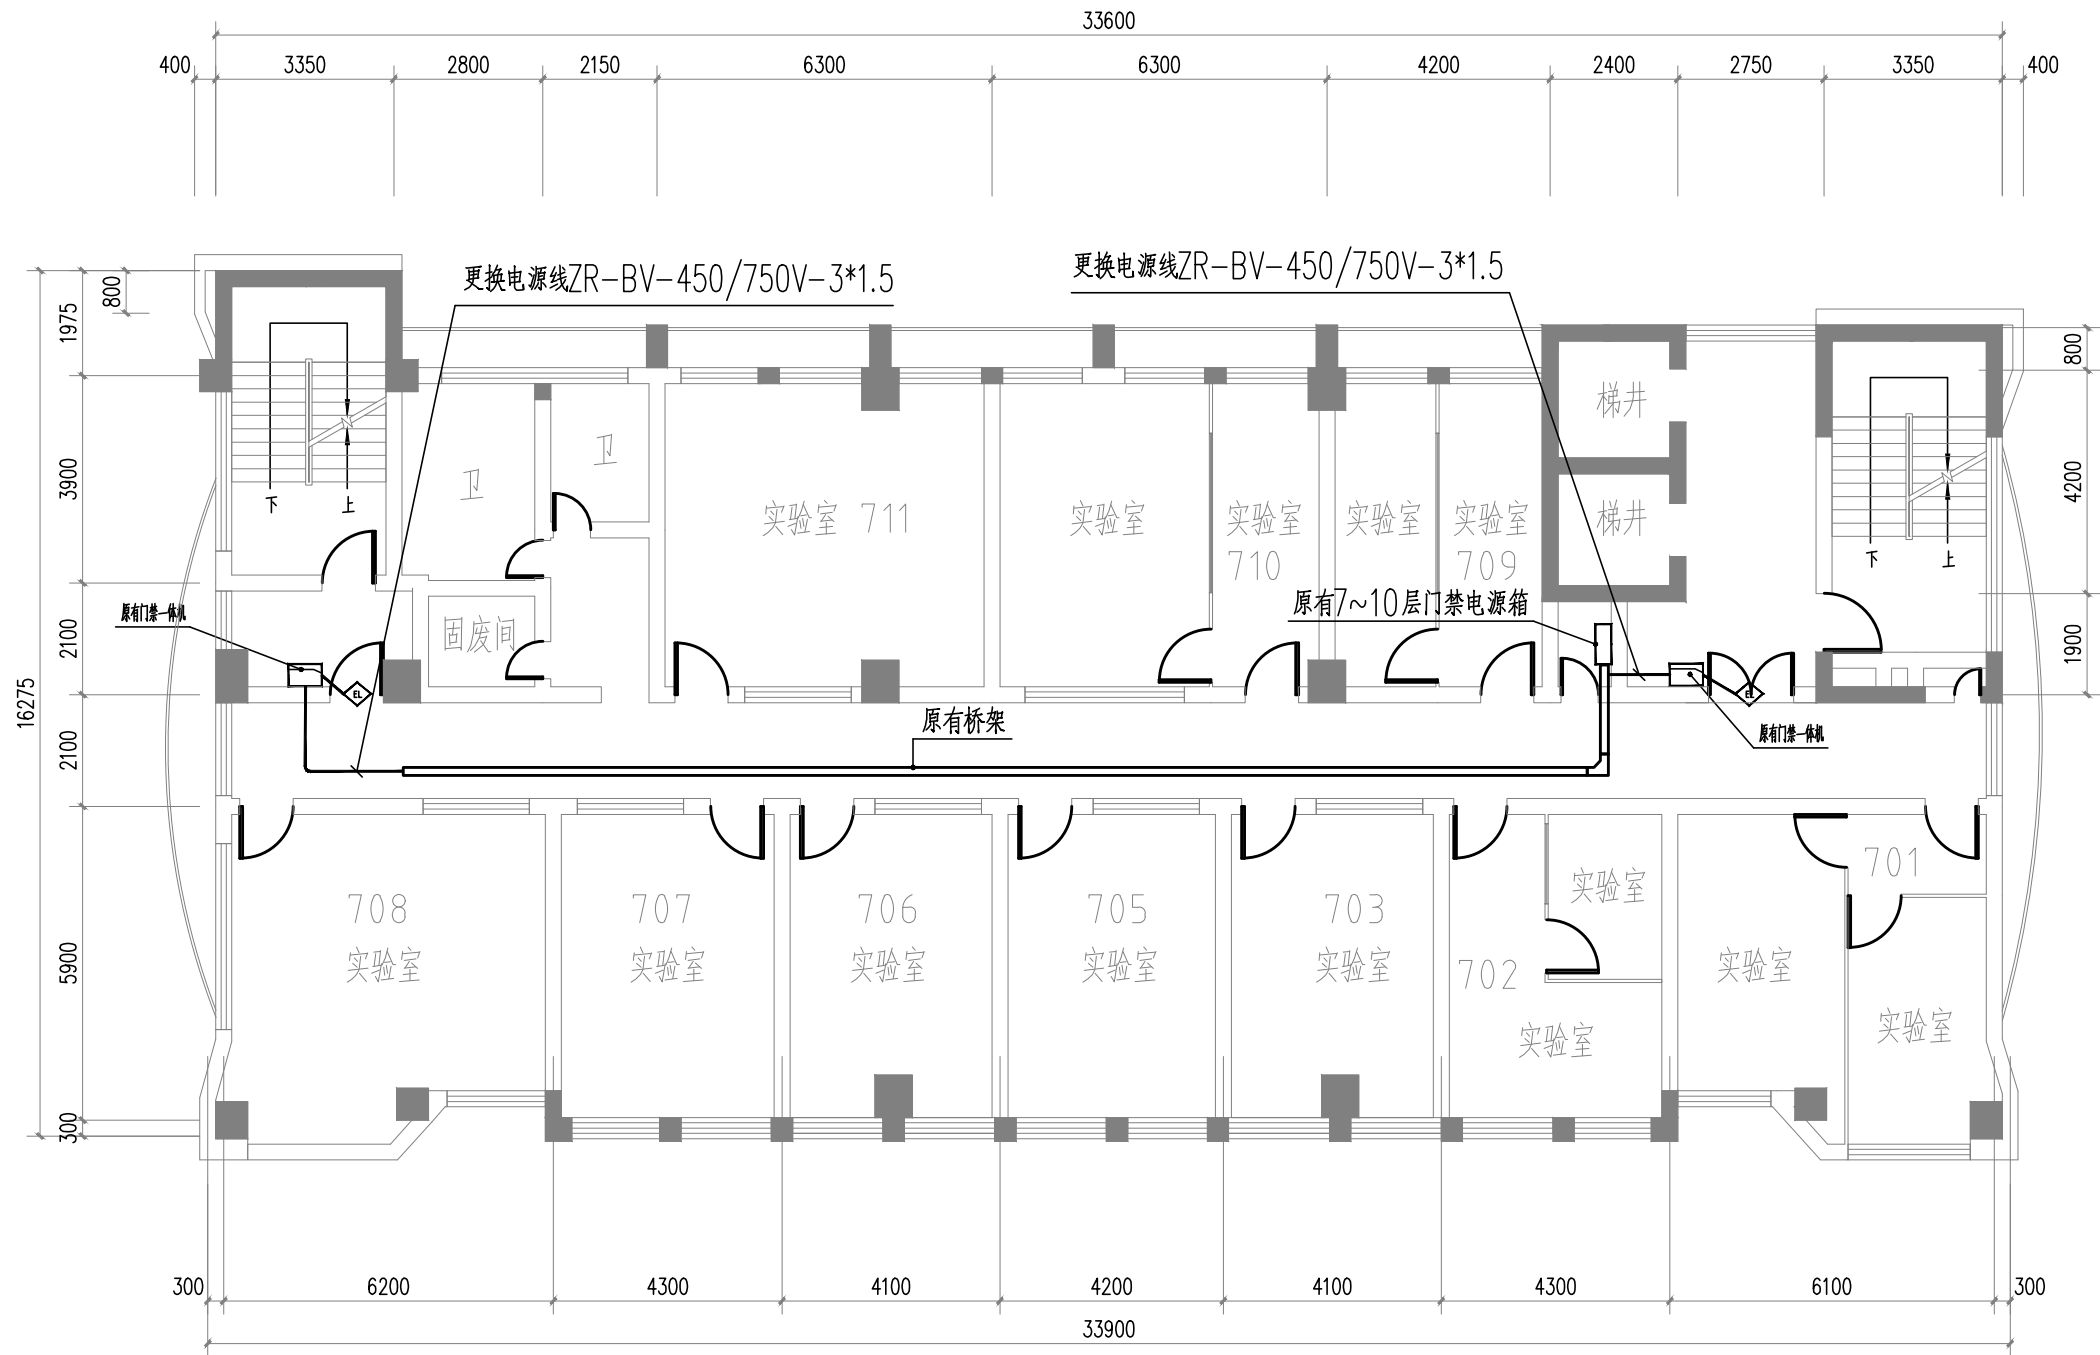

七~十层门禁平面图 1:100

注: 七~十层更换八套门禁电源线, 电源线采用ZR-BV-450/750V-3×1.5。

会签 Joint Check up

总图		暖通	
规划		电气	
建筑		园林	
结构		种植	
给排水			

备注 Notes

* 本图纸的版权,属广西规化工程技术集团有限公司所有。
不得用于本工程以外范围。
* 本图纸需手续齐全方可用于施工。

单位出图章 Company Seal

广西规化工程技术集团有限公司

建筑工程乙级 A245018097
风景园林专项乙级 A245018097
市政行业乙级 A245018097
城乡规划编制甲级 自资规甲字22450575

签署 Signature

项目负责人 Item Prin	张立	张立
专业负责人 Chief	苏继初	苏继初
审定 Approved	张立	张立
审核 Examined	苏继初	苏继初
校对 Checked	梁敏容	梁敏容
设计 Designed	覃宗文	覃宗文

建设单位 Client

广西壮族自治区梧州生态环境监测中心

工程名称 Project



实验室第二期电路设施改造项目

子项名称 Sub Item


图纸名称 Title

七~十层门禁平面图

工程号 Pjt . No.	WZGY2025009	图号 Dwg. No.	DS-02
专业 Dept.	电气	阶段 Stage	施工图
比例 Scale	1:100	日期 Date	2025年03月
版次 Ver.	01	备注 Remark	

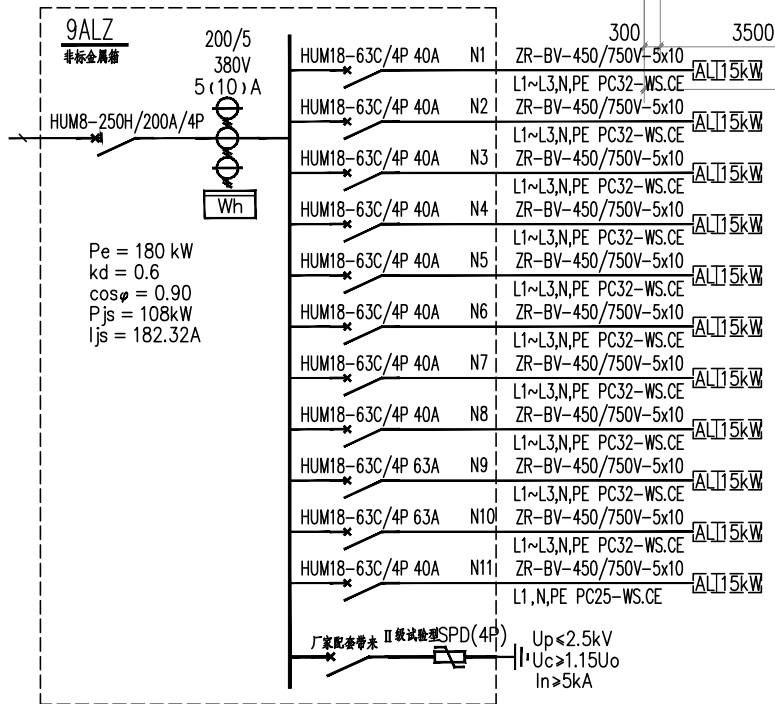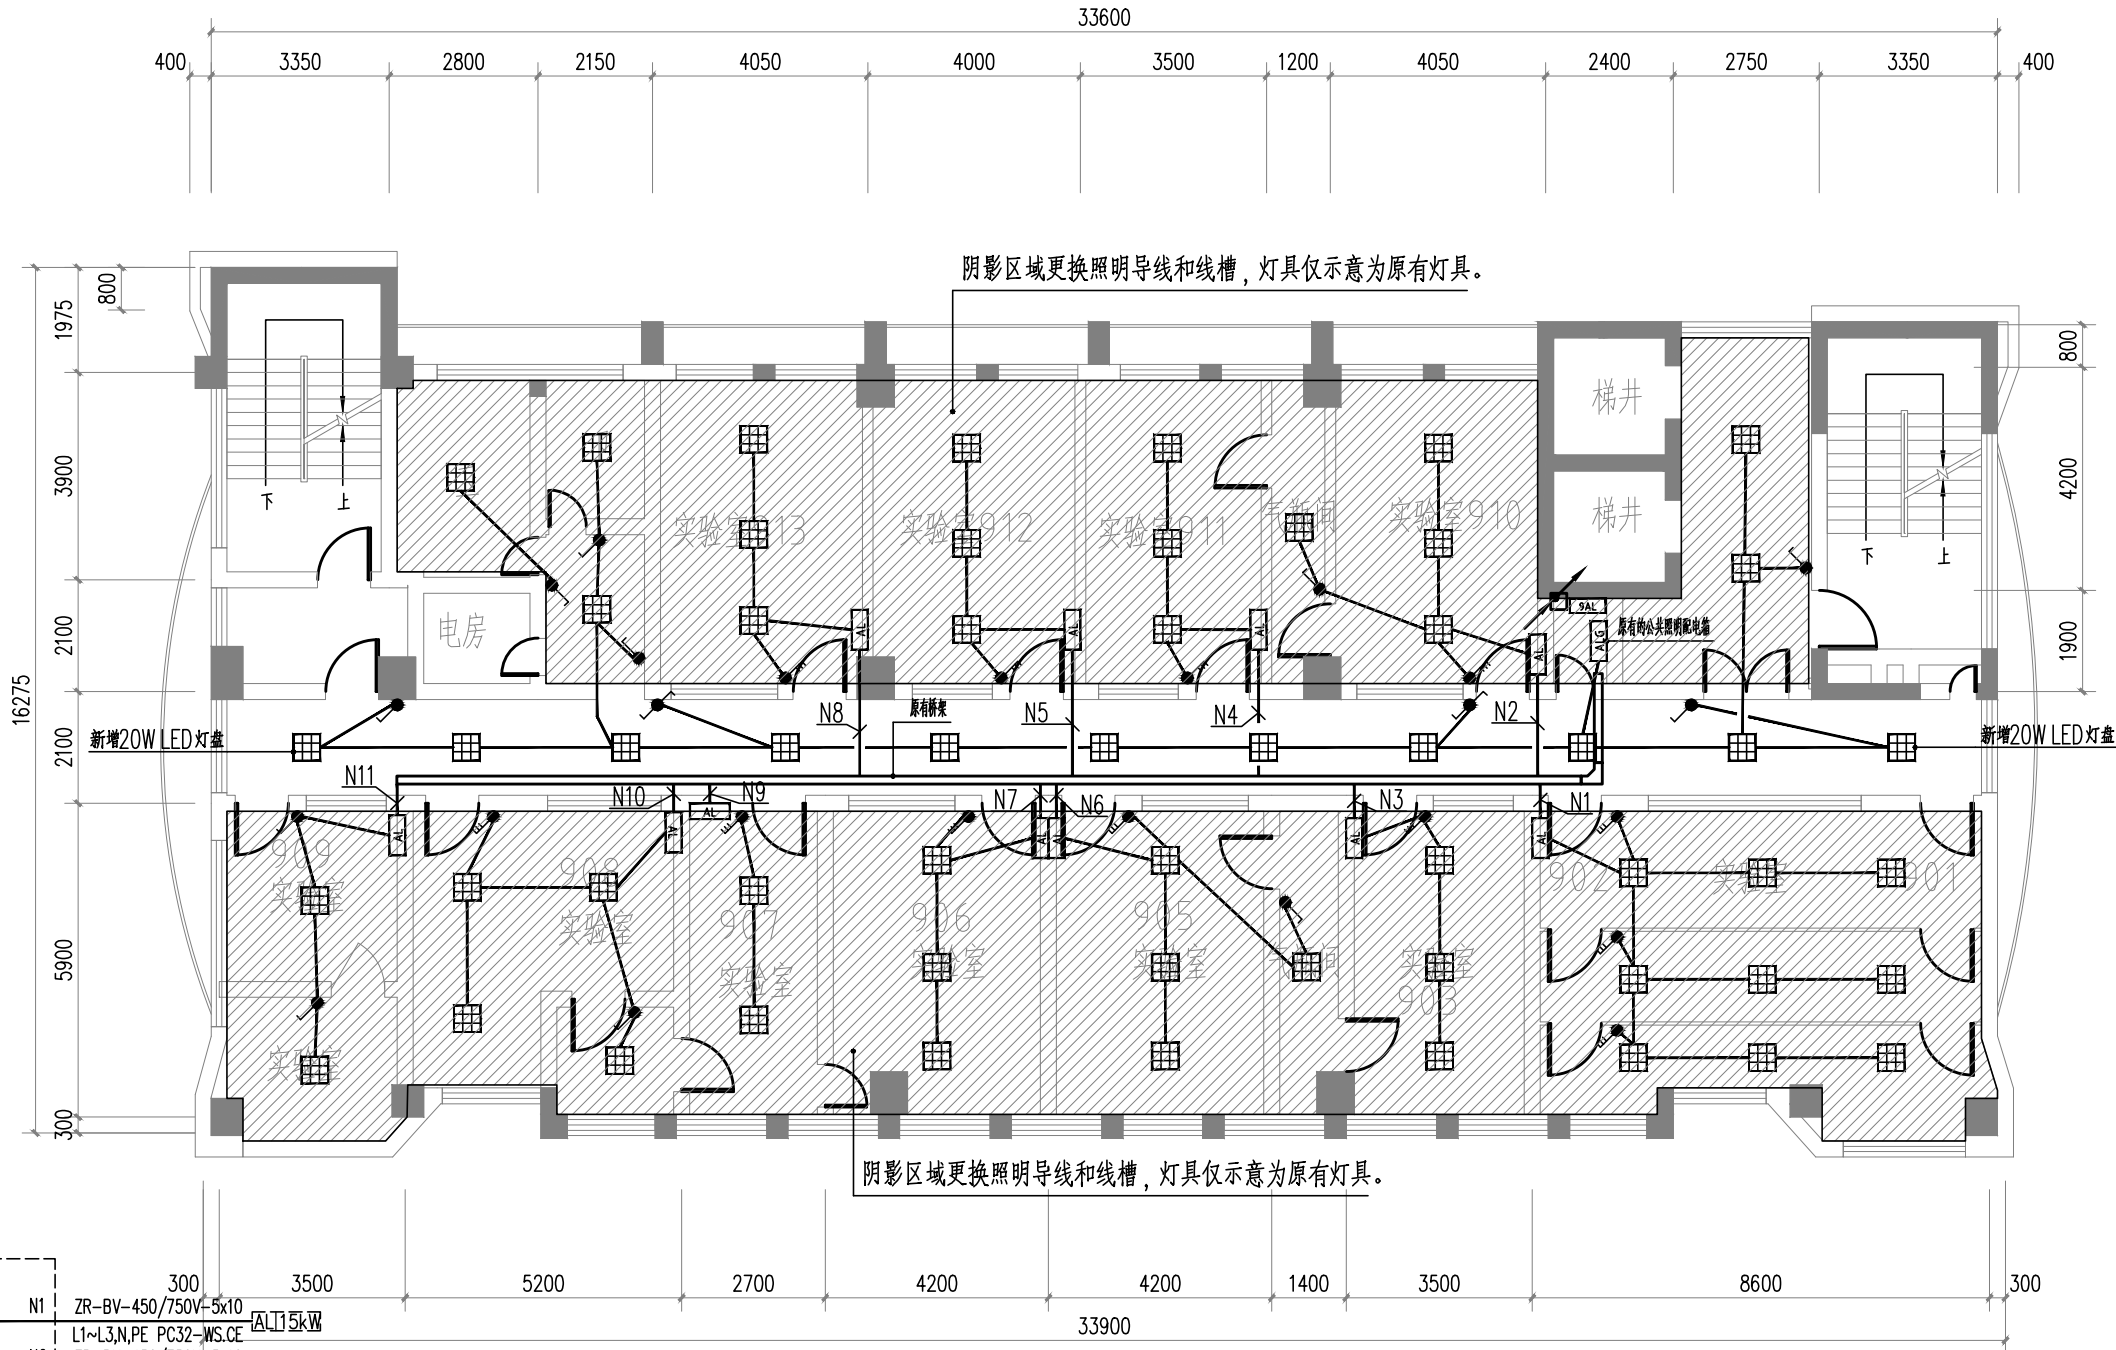

九层总配电箱系统图

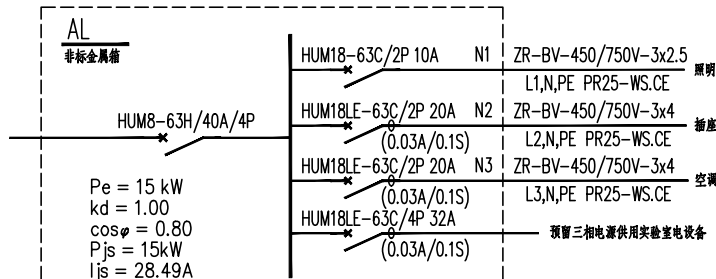

AL开关盒配电系统图

会签 Joint Check up

总图		暖通	
规划		电气	
建筑		园林	
结构		种植	
给排水			

备注 Notes

- * 本图纸的版权,属广西规化工程技术集团有限公司所有。
不得用于本工程以外范围。
* 本图纸需手续齐全方可用于施工。

单位出图章 Company Seal

广西规化工程技术集团有限公司

建筑工程乙级 A245018097
风景园林专项乙级 A245018097
市政行业乙级 A245018097
城乡规划编制甲级 自资规甲字22450575

签署 Signature

项目负责人 Item Prin	张立	张立
专业负责人 Chief	苏继初	苏继初
审定 Approved	张立	张立
审核 Examined	苏继初	苏继初
校对 Checked	梁敏容	梁敏容
设计 Designed	覃宗文	覃宗文

建设单位 Client

广西壮族自治区梧州生态环境监测中心

工程名称 Project




实验室第二期电路设施改造项目

子项名称 Sub Item

图纸名称 Title

九层照明平面图

工程号 Pjt . No.	WZGY2025009	图号 Dwg. No.	DS-03
专业 Dept.	电气	阶段 Stage	施工图
比例 Scale	1:100	日期 Date	2025年03月
版次 Ver.	01	备注 Remark	

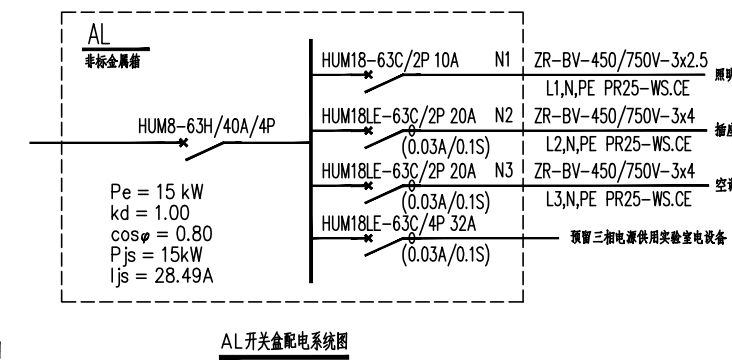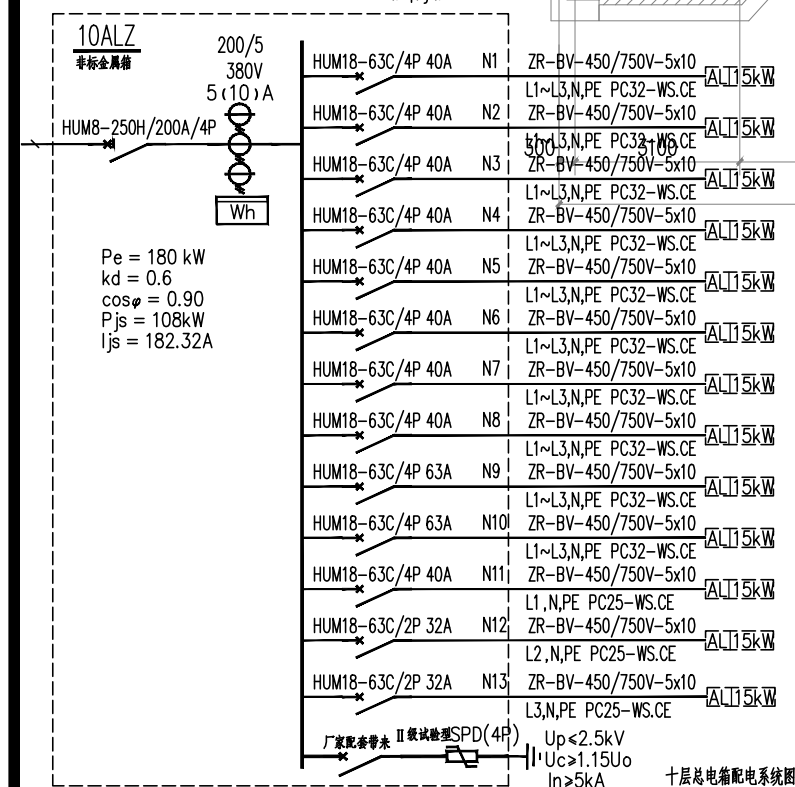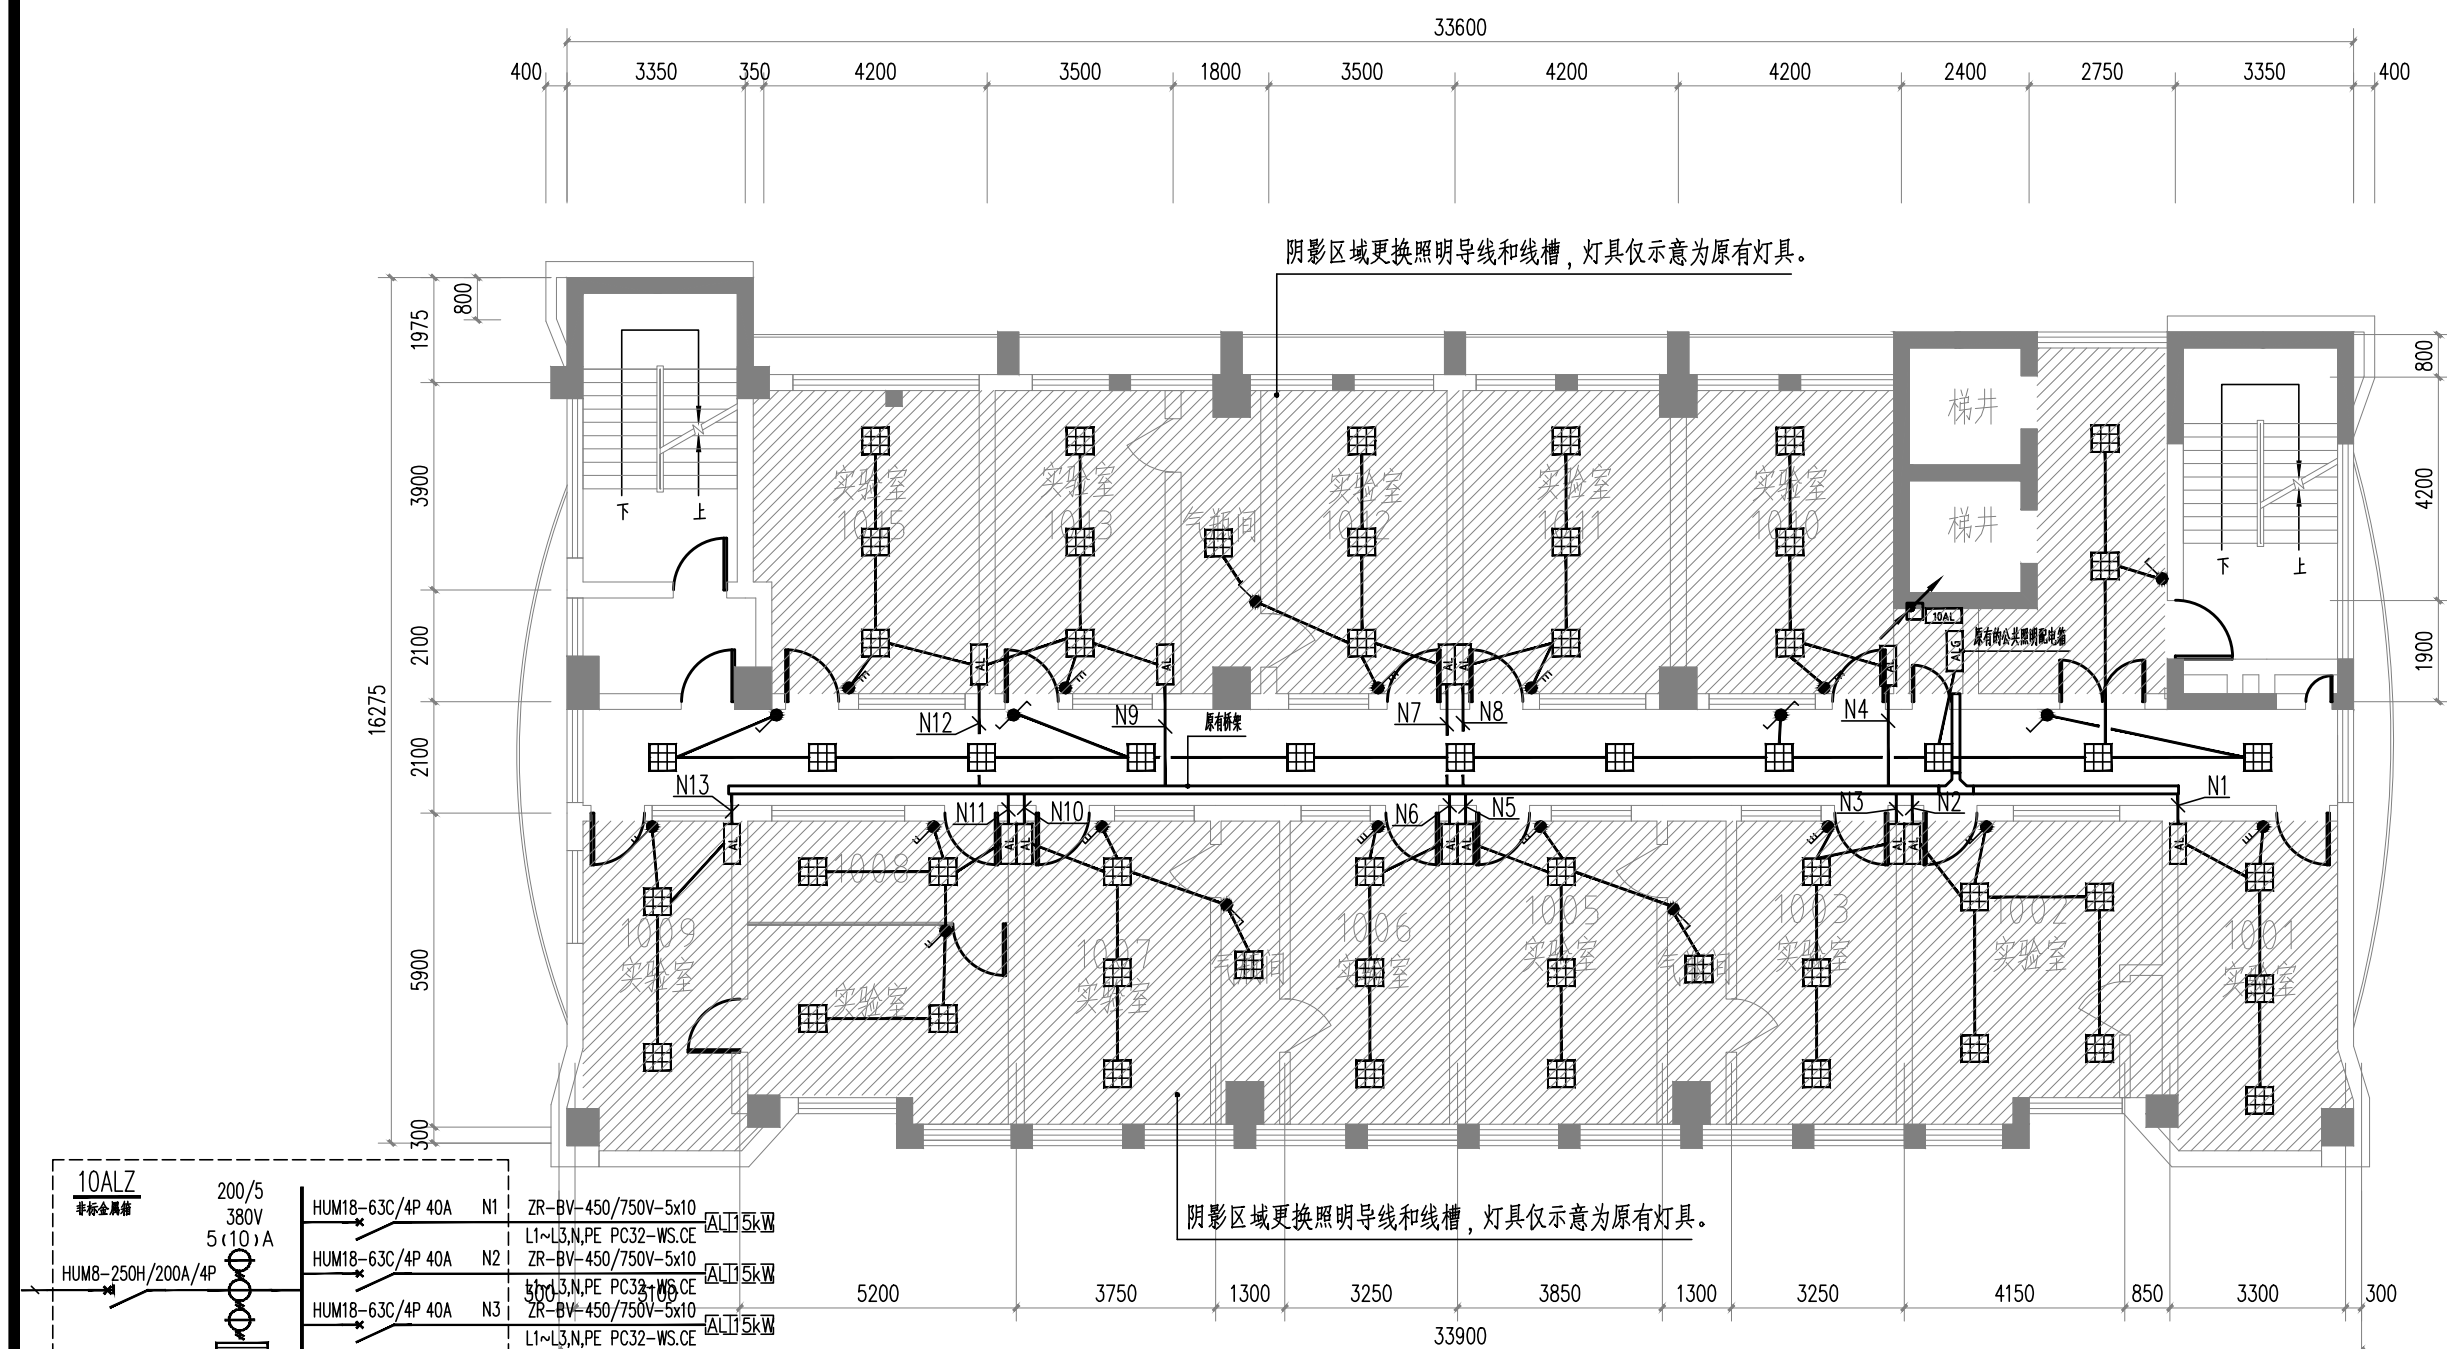

十层照明平面图 1:100
说明: 更换本层走廊灯盘20W, 及本层照明导线和线槽(包含走廊、实验室)。

会签

Joint Check up

暖通	
电气	
园林	
种植	

备注

Notes

* 本图纸的版权,属广西规化工程技术集团有限公司所有。
不得用于本工程以外范围。
* 本图纸需手续齐全方可用于施工。

单位出图章

Company Seal

广西规化工程技术集团有限公司

建筑 工程 乙 级 A245018097
风景园林专项乙级 A245018097
市政行业乙级 A245018097
城乡规划编制甲级 自资规甲字22450575

签署

Signature

项目负责人	张立	
专业负责人	苏继初	
审定	张立	
审核	苏继初	
校对	梁敏容	
设计	覃宗文	

建设单位

Client

广西壮族自治区梧州生态环境监测中心

工程名称

Project

实验室第二期电路设施改造项目

子项名称


Sub Item

图纸名称

Title

十层照明平面图


工程号	WZGY2025009	图号	DS-04
Pjt. No.		Dwg. No.	
专业	电气	阶段	施工图
Dept.		Stage	
比例	1:100	日期	2025年03月
Scale		Date	
版次	01	备注	
Ver.		Remark	

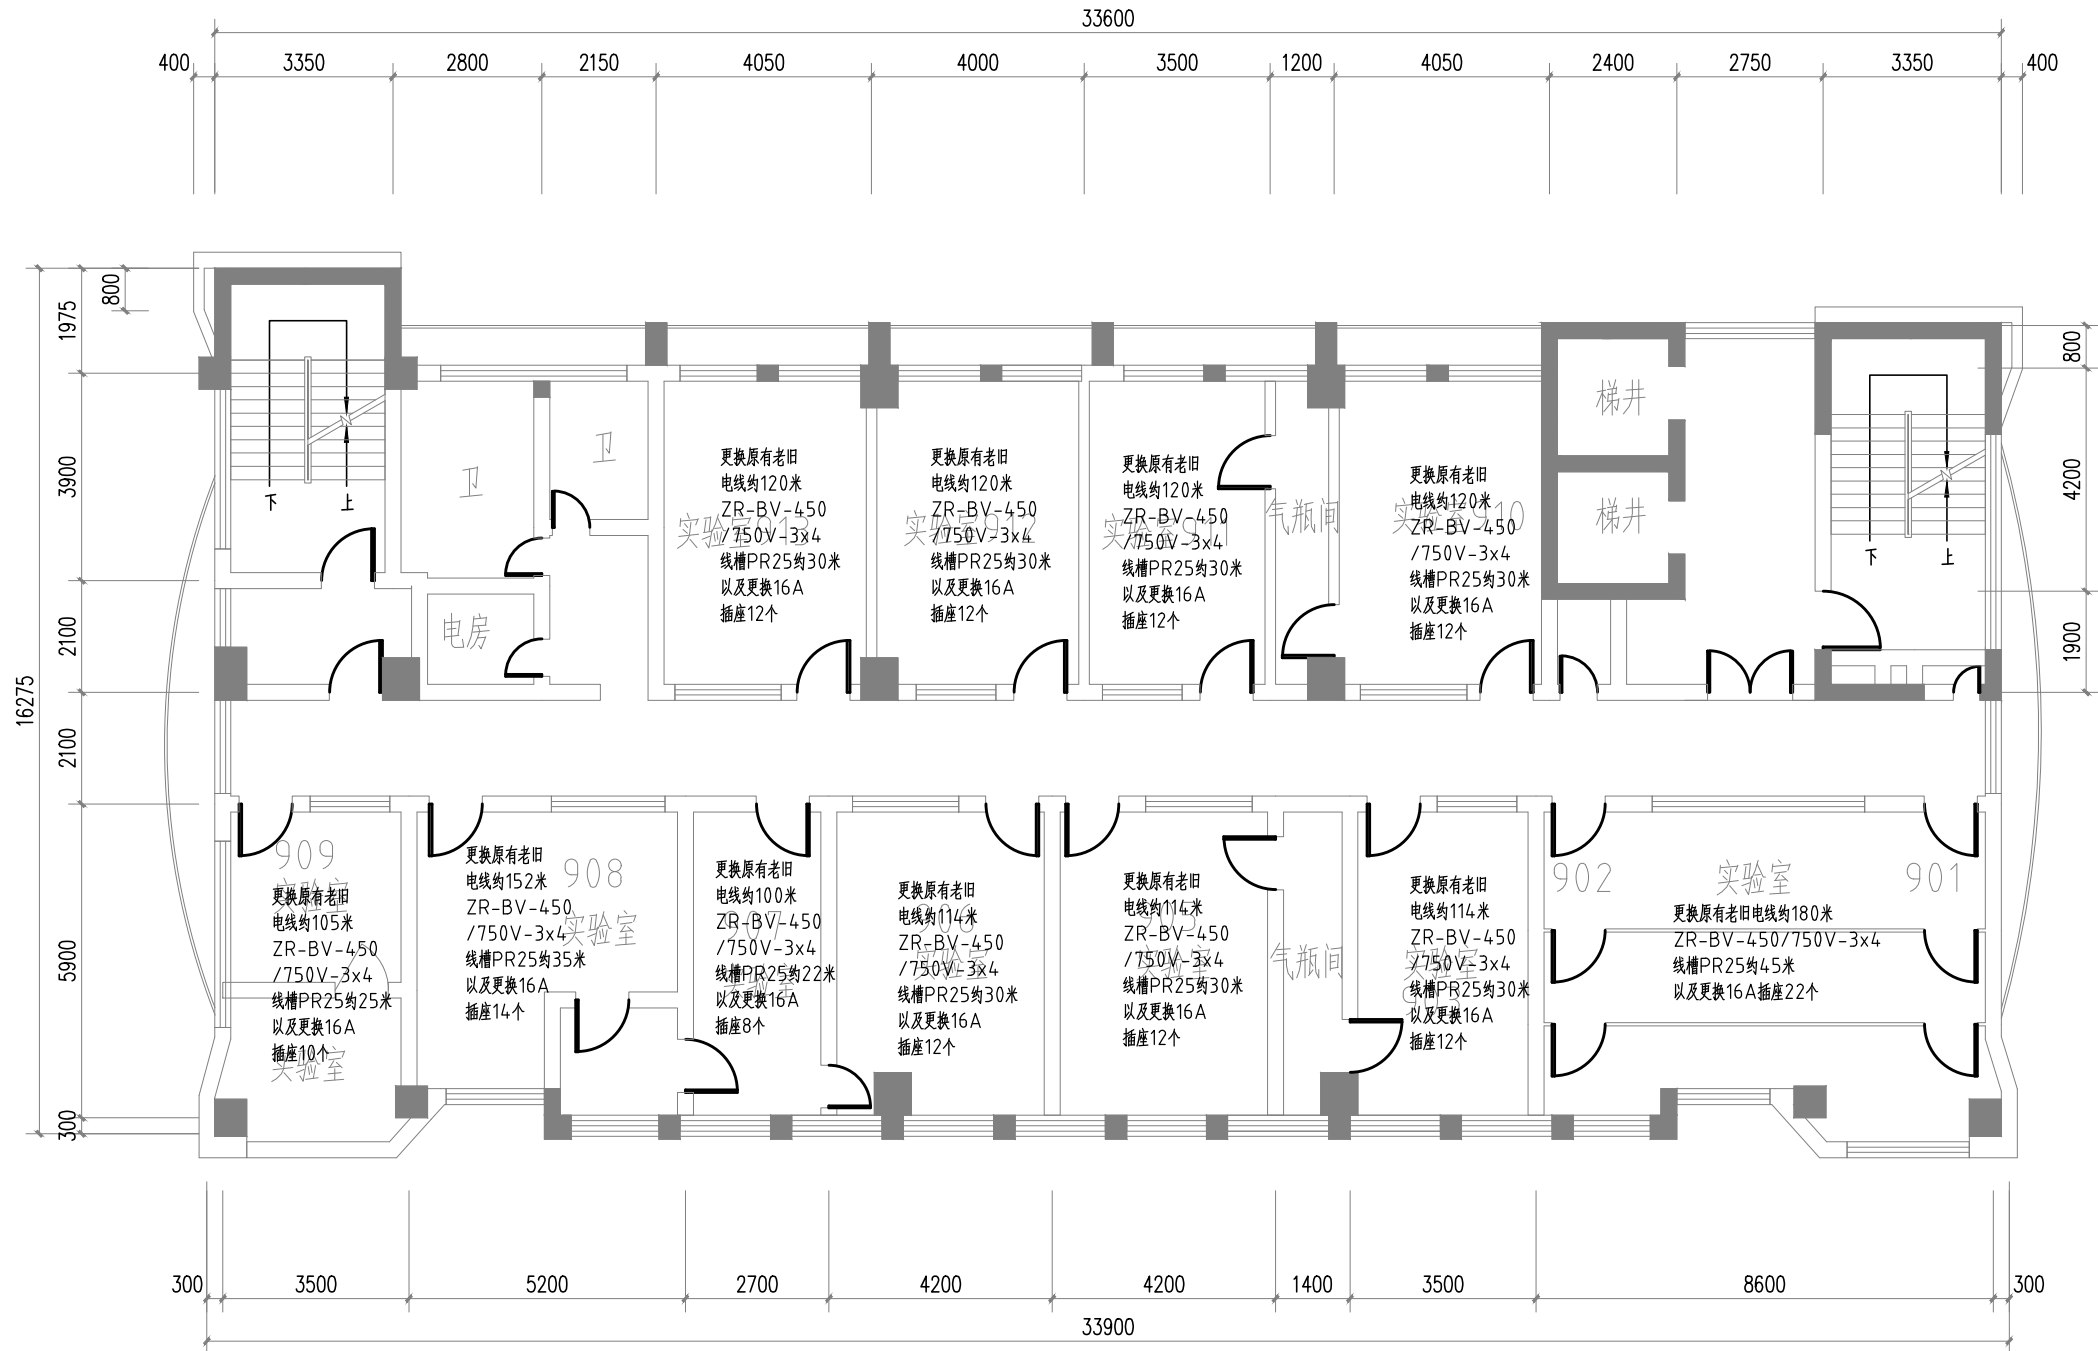

九层插座平面图 1:100

注: 1.由于插座需结合现场设备布置安装, 导线和插座平面图不作表示, 预估工程量, 以实际安装为准。

会 签 Joint Check up			
总图		暖通	
规划		电气	
建筑		园林	
结构		种植	
给排水			
■ 备 注 Notes			
* 本图纸的版权,属广西规亿工程技术集团有限公司所有。 不得用于本工程以外范围。 * 本图纸需手续齐全方可用于施工。			
■ 单位出图章 Company Seal			

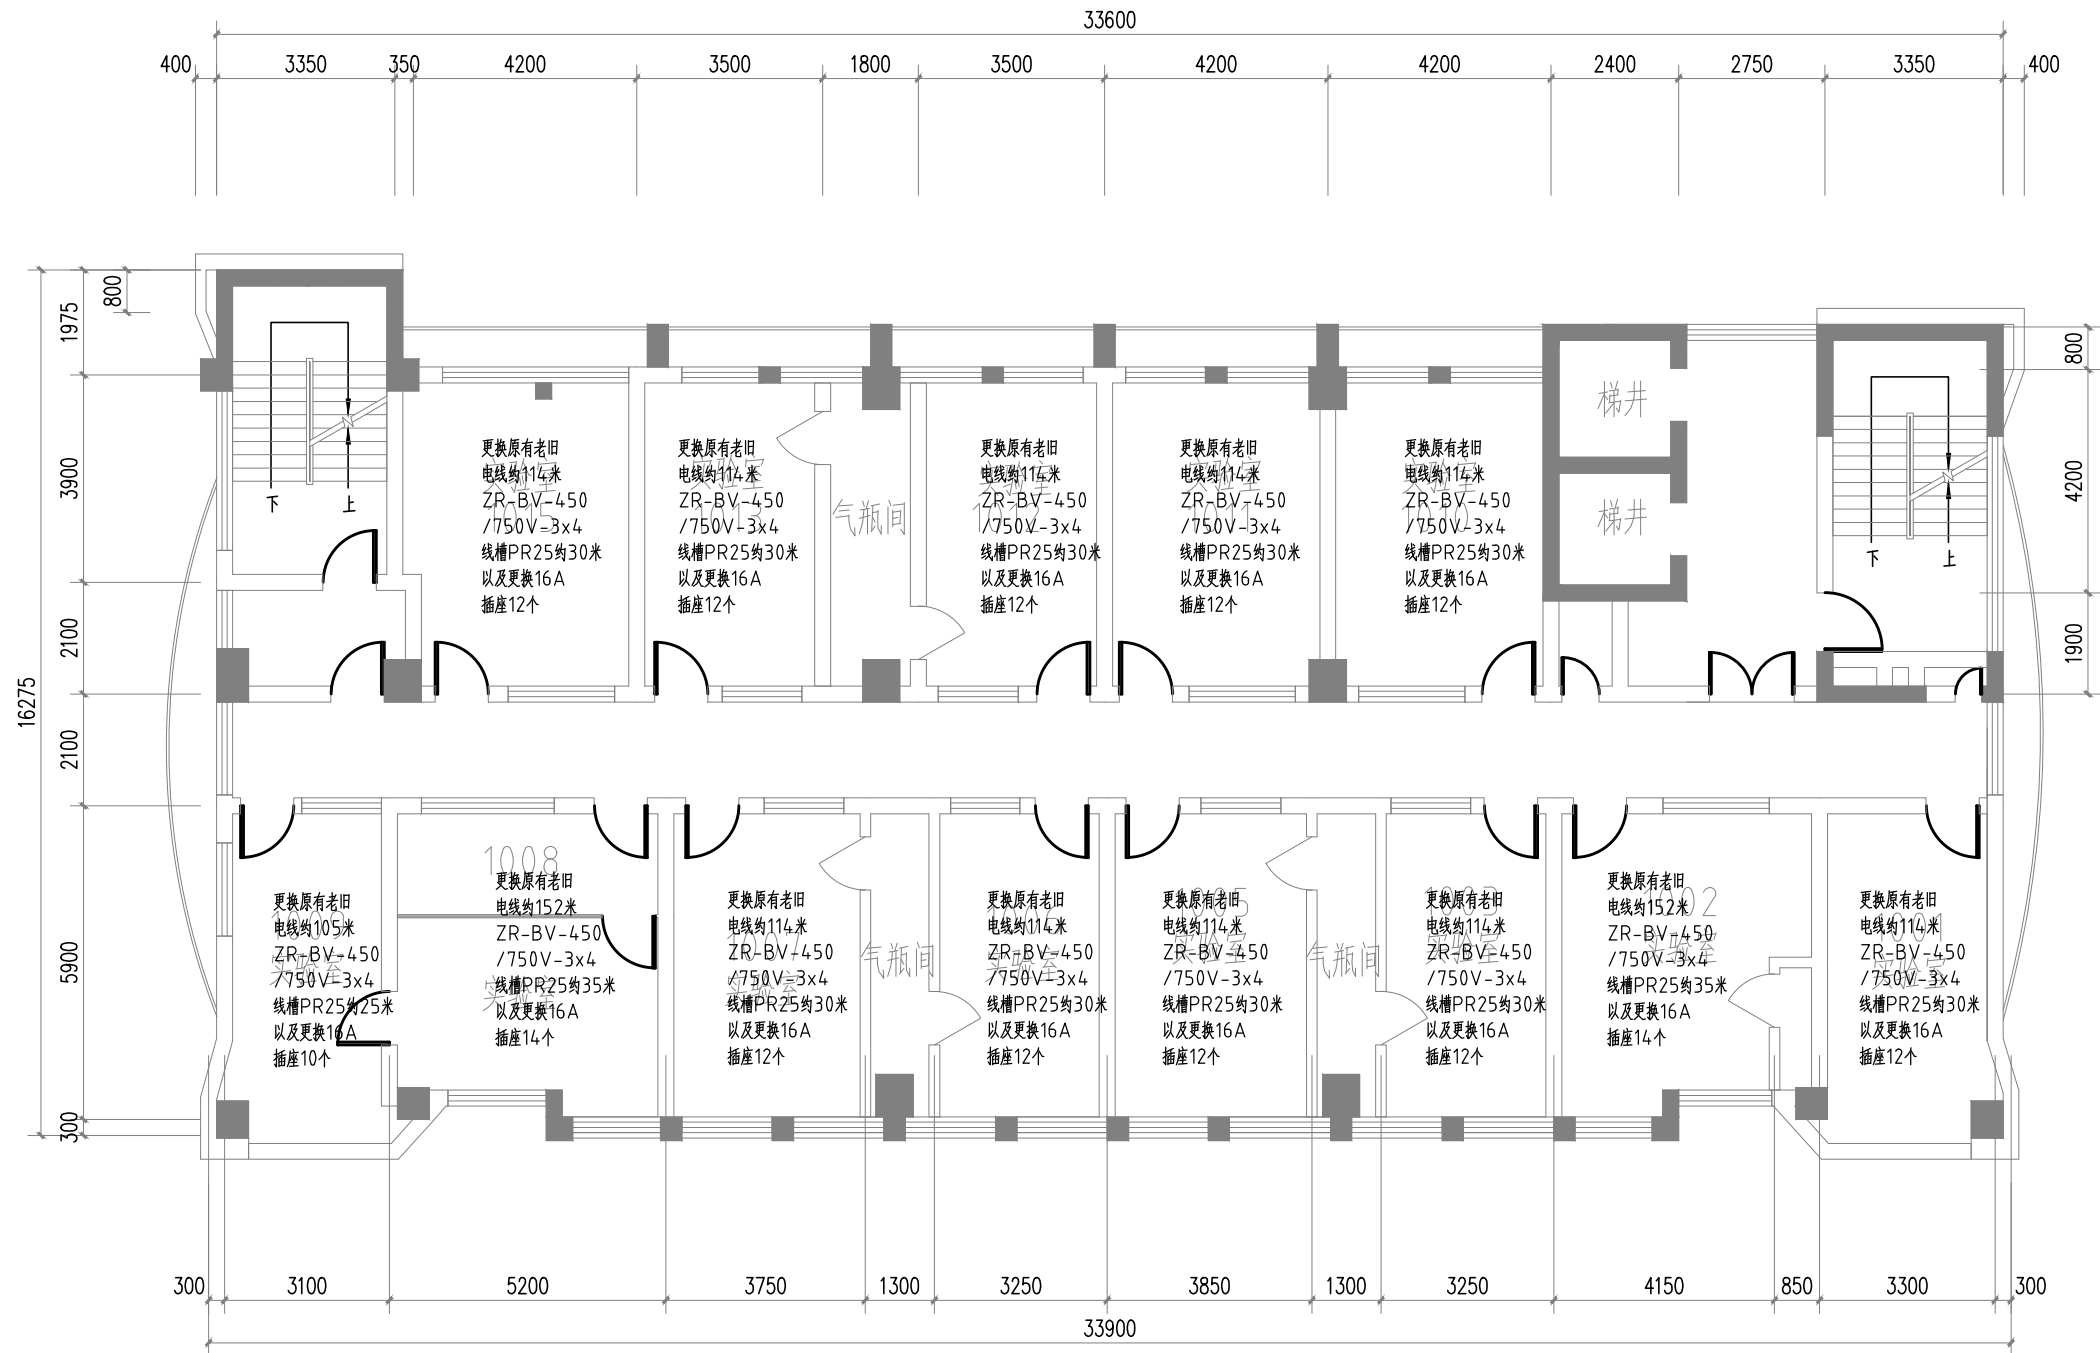

十层插座平面图 1:100

注: 1.由于插座需结合现场设备布置安装,导线和插座平面图不作表示,预估工程量,以实际安装为准。

会 签 Joint Check up			
总图		暖通	
规划		电气	
建筑		园林	
结构		种植	
给排水			

备 注 Notes	
* 本图纸的版权,属广西规亿工程技术集团有限公司所有。 不得用于本工程以外范围。 * 本图纸需手续齐全方可用于施工。	

单位出图章 Company Seal

广西规亿工程技术集团有限公司	
建 筑 工 程 乙 级	A245018097
风景园林专项乙级	A245018097
市 政 行 业 乙 级	A245018097
城乡规划编制甲级	自资规甲字22450575

签 署 Signature		
项目负责人 Item Prin	张 立	张立
专业负责人 Chief	苏继初	苏继初
审 定 Approved	张 立	张立
审 核 Examined	苏继初	苏继初
校 对 Checked	梁敏容	梁敏容
设 计 Designed	覃宗文	覃宗文

建设单位 Client
广西壮族自治区梧州生态环境监测中心

工程名称 Project
实验室第二期电路设施改造项目

子项名称 Sub Item

图纸名称 Title
十层插座平面图

工程号 Pjt . No.	WZGY2025009	图 号 Dwg. No.	DS-06
专 业 Dept.	电气	阶 段 Stage	施工图
比 例 Scale	1:100	日 期 Date	2025年03月
版 次 Ver.	01	备 注 Remark	